



# ŠACHTA PŘÍMÁ PRO TROUBY DN 150–600 KAMENINA, PVC A JINÉ MATERIÁLY

1.TYP–SCHEMA – Příklad nízké sestavy

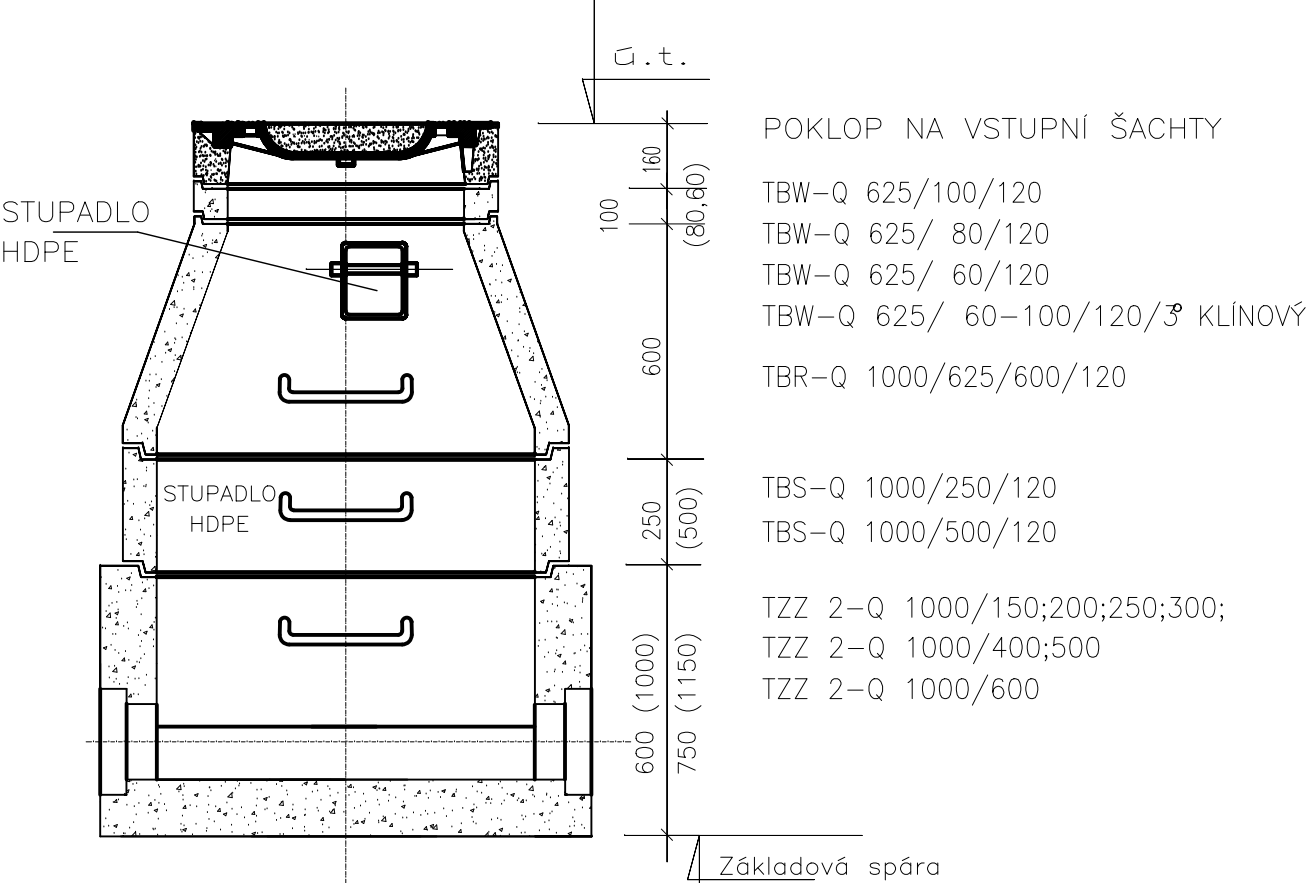


## ŠACHTOVÉ HODINY (SCHEMA)

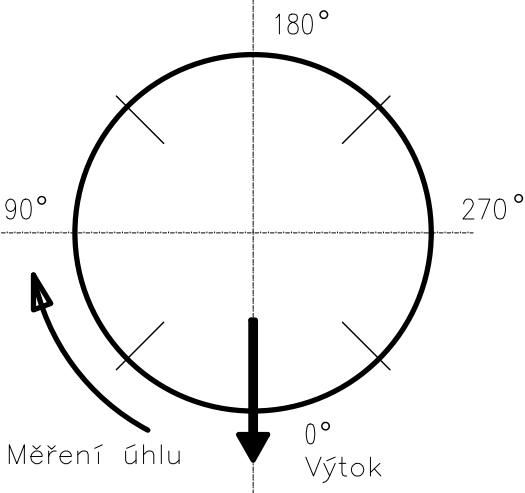

## PŮDORYS SPODNÍ ČÁSTI ŠACHTY

Příklad

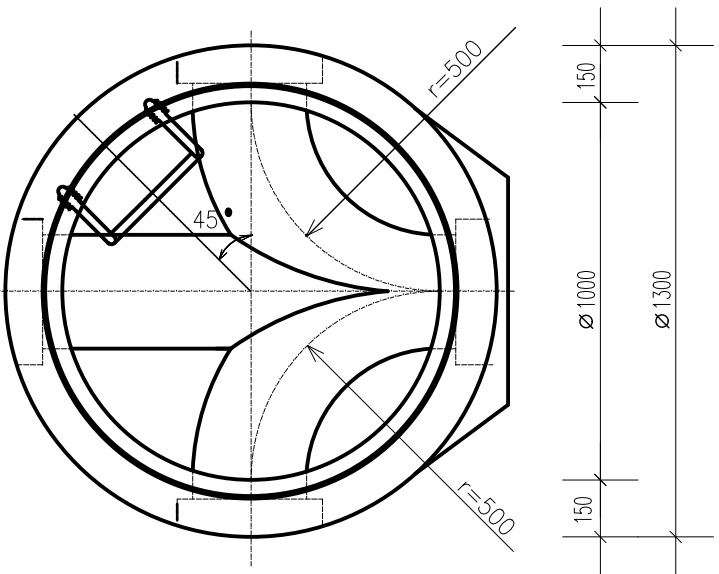

VILADŮM PRO UČITELE p.č. 2668/5, 2668/6, 2668/12, k.u. Černošice	
Investor: MĚSTO ČERNOŠICE Karlštejská 259, 252 28, Černošice	
Architekt: Ing. arch. David Starý david.starý@staryapartner.cz	
Generální projektant: <b>STARÝ PARTNER</b> Senovážná 996/6, Praha 1, 110 00 tel.: 222 311 691, 222 312 735 staryapartner@staryapartner.cz	

Stupeň: DOKUMENTACE PRO SPOLEČNÉ POVOLENÍ		
Zpracovatel části: <b>PVK PROJEKT</b> PVK Projekt s.r.o. Projektování, inženýrská činnost Hluboká 279, 511 01 Turnov www.pvkprojekt.cz, Tel.: +420 484 840 467 email: pvkprojekt@pvkprojekt.cz		
Vypracoval: Ing. Petr Koldovský	Zakázka č.: 21-T067 Datum: 05/2022	
Projektant: Ing. Petr Koldovský	Počet formátů: 2x A4 Měřítko: 1:20	
Část dokumentace: VODOVODNÍ PŘÍPOJKA KANALIZAČNÍ PŘÍPOJKA	Č. části:	Stav. objekt SO 04 SO 05
Obsah výkresu: VZOROVÁ PŘÍPOJKOVÁ ŠACHTA	Č. výkresu:	Paré:
	06	