


01 ZÁKRES ROZVADĚČE O2 - PŮDORYS
OV-505 1: 50

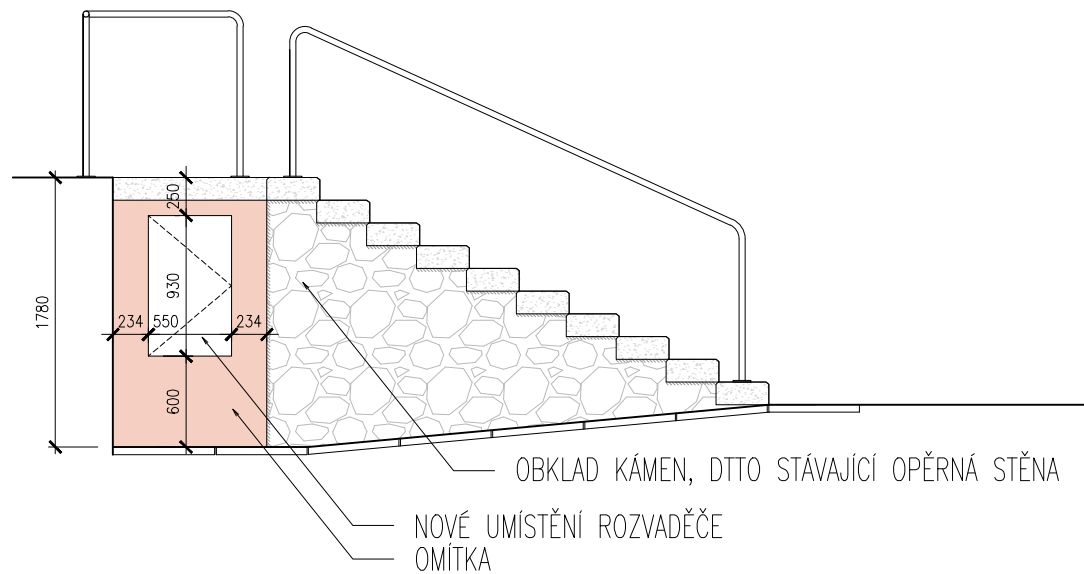

02 ZÁKRES ROZVADĚČE O2 - POHLED
OV-505 1: 50

NEZVĚTŠUJTE A NEZMENŠUJTE TENTO VÝKRES, NEODMĚŘUJTE Z VÝKRESU

REV	DATUM	POZNÁMKA	JL	RT	KRESLIL	KONTR
P01	06.15	PDPS				

jestico + whiles

Štefánikova 43a Praha 5 150 00 Czech Republic
t +420 257 310 460 f +420 257 310 452 w jesticowhiles.com

architecture + interior design london + prague

STAVEBNÍK

MĚSTO ČERNOŠICE

PROJEKT

STAVEBNÍ ÚPRAVY A PŘÍSTAVBA

KARLŠTEJNSKÁ Č.P. 259

K.Ú. ČERNOŠICE 539139

ČÁST PROJEKTU / PROFESE

C.

SITUAČNÍ VÝKRESY

ODPOVĚDNÝ PROJEKTANT

SEAN JONATHAN CLIFTON R/00055

PROJEKTANT

ING. ARCH. RADEK TEICHMAN

ING. ARCH. JAKUB LOUČKA

ARCH. EMILIA PATEROVÁ

±0,000 = 212,79 m.n.m. B.p.v.

NÁZEV VÝKRESU

ZÁKRES ROZVADĚČE O2

STAVEBNÍ OBJEKT

RAZÍTKO, PODPIS

PARÉ

MĚŘÍTKO 1:50

2x A4 FORMÁT

STUPEŇ PROJEKTU

PDPS

ČÍSLO VÝKRESU

2507-OV-505

ČÁST

C.

ODDÍL

6.

REVIZE

P01

©2014 jestico + whiles. all rights reserved