


VÝŠKA ŠACHTY 13 950

SVISLÝ ŘEZ ŠACHTOU

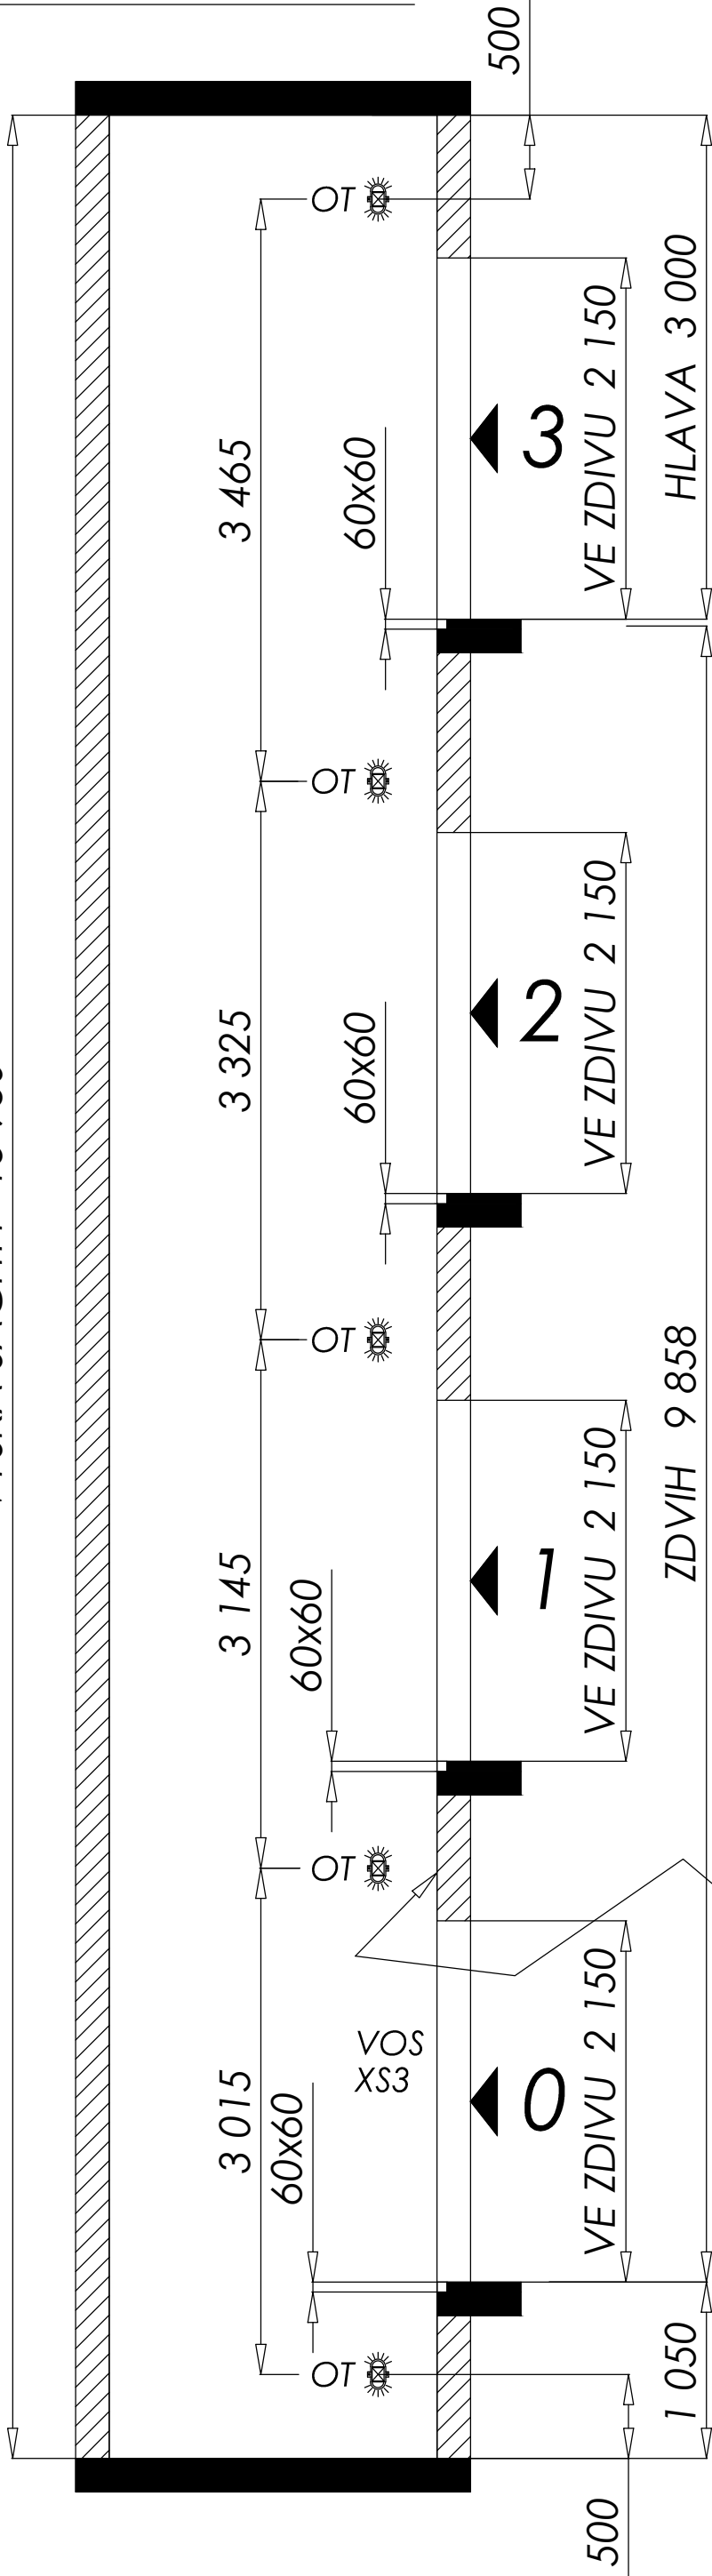

POŽADAVKY NA ŠACHTU A STROJOVNĚ

1. OSVĚTLENÍ ŠACHTY, NAD DVEŘMI min. 50lx
2. PŘIROZENÉ NEBO UMĚLÉ OSVĚTLENÍ NASTUPIŠTĚ - NA PODLAŽE min. 50lx
3. OSVĚTLENÍ STROJOVNĚ - NA PODLAŽE min. 200lx
4. VYPÍNAČ OSVĚTLENÍ ŠACHTY, ŽASUVKA 230V - DOSAŽITELNÉ Z PROHLUBNĚ A ŠACHTENÍCH DVEŘÍ
5. UZAMYKATELNÝ HLAVNÍ VYPÍNAČ S POJISTKAMI, VYPÍNAČ OSVĚTLENÍ STROJOVNĚ, ŠACHTY, ŽASUVKA 230V PŘÍVOD BEZ PROUDOVÝHO CHRÁNIČE
6. TELEFONÍ LINKA PRO DOROZUMÍVACÍ ZAŘÍZENÍ
7. LEŠENÍ PO CELÉ VÝŠCE ŠACHTY
8. MONTÁŽNÍ NOSNÍK POD STROPEM 200mm OD STROPU
9. VĚTRÁNÍ ŠACHTY, VĚTRÁNÍ STROJOVNĚ - min. 1% Z PŮDORYSU ŠACHTY, - TEPLOTA +15°C AŽ +40°C max.
10. PRAH DVEŘÍ DO STROJOVNĚ ZVÝŠENÝ O 100mm
11. PROHLUBENÍ - OLEJIVZDORNÝ NÁTĚR min. 100mm
12. PODLAHA STROJOVNĚ - PROTISKUZOVÝ POVRCH A OLEJIVZDORNÝ NÁTĚR min. 100mm
13. VSTUPNÍ DVEŘE DO STROJOVNĚ - OCELOVÉ UZAMYKATELNÉ, - ZEVNÍ UZAMYKATELNÉ BEZ POUŽITÍ KLÍČE
14. OTVOR DO ŠACHTY PRO ELEKTRICKÉ A HYDRAULICKÉ VEDENÍ DLE POKYŇŮ MONTÉRA
15. ZEDNICKÉ PRÁCE - ZAJIŠTĚNÍ DVEŘÍ PO JEJICH USAZENÍ
16. HASÍCÍ PŘÍSTROJ V NEJVYŠÍM PATŘE U DVEŘÍ VYTAHU - PRÁŠKOVÝ 10kg

POZOR! MÍRY JSOU UVEDENY V mm A ROZUMÍ SE OD OMÍTKY K OMÍTKE (OD KONSTRUKCE KE KONSTRUKCI)

POZ.	NÁZEV – ROZMĚR	MN.	NORMA	MATERIÁL	HM.
INDEX	DATA	PODPIS			
ZMĚNA					
ZN. MAT.	—	T.O. —	MĚŘÍTKO: M 1:40	HMOTNOST	
ROZM. — POLOTOVAR					
POM. ZAŘ.			ČSN	TŘ. Č.	
VYPRACOVAL: Patrik Pavlásek			REF:	Č. KUSOVNÍKU	
PŘEZKOUŠEL:			A3		
TECHNOL. —			STARÝ V.	Č. Z.	
NÁZEV	SVISLÝ ŘEZ ŠACHTOU - OTAB 450				
Městský úřad Černošice				Listů	8